


Gm. KONOPISKA woj. częstochowskie

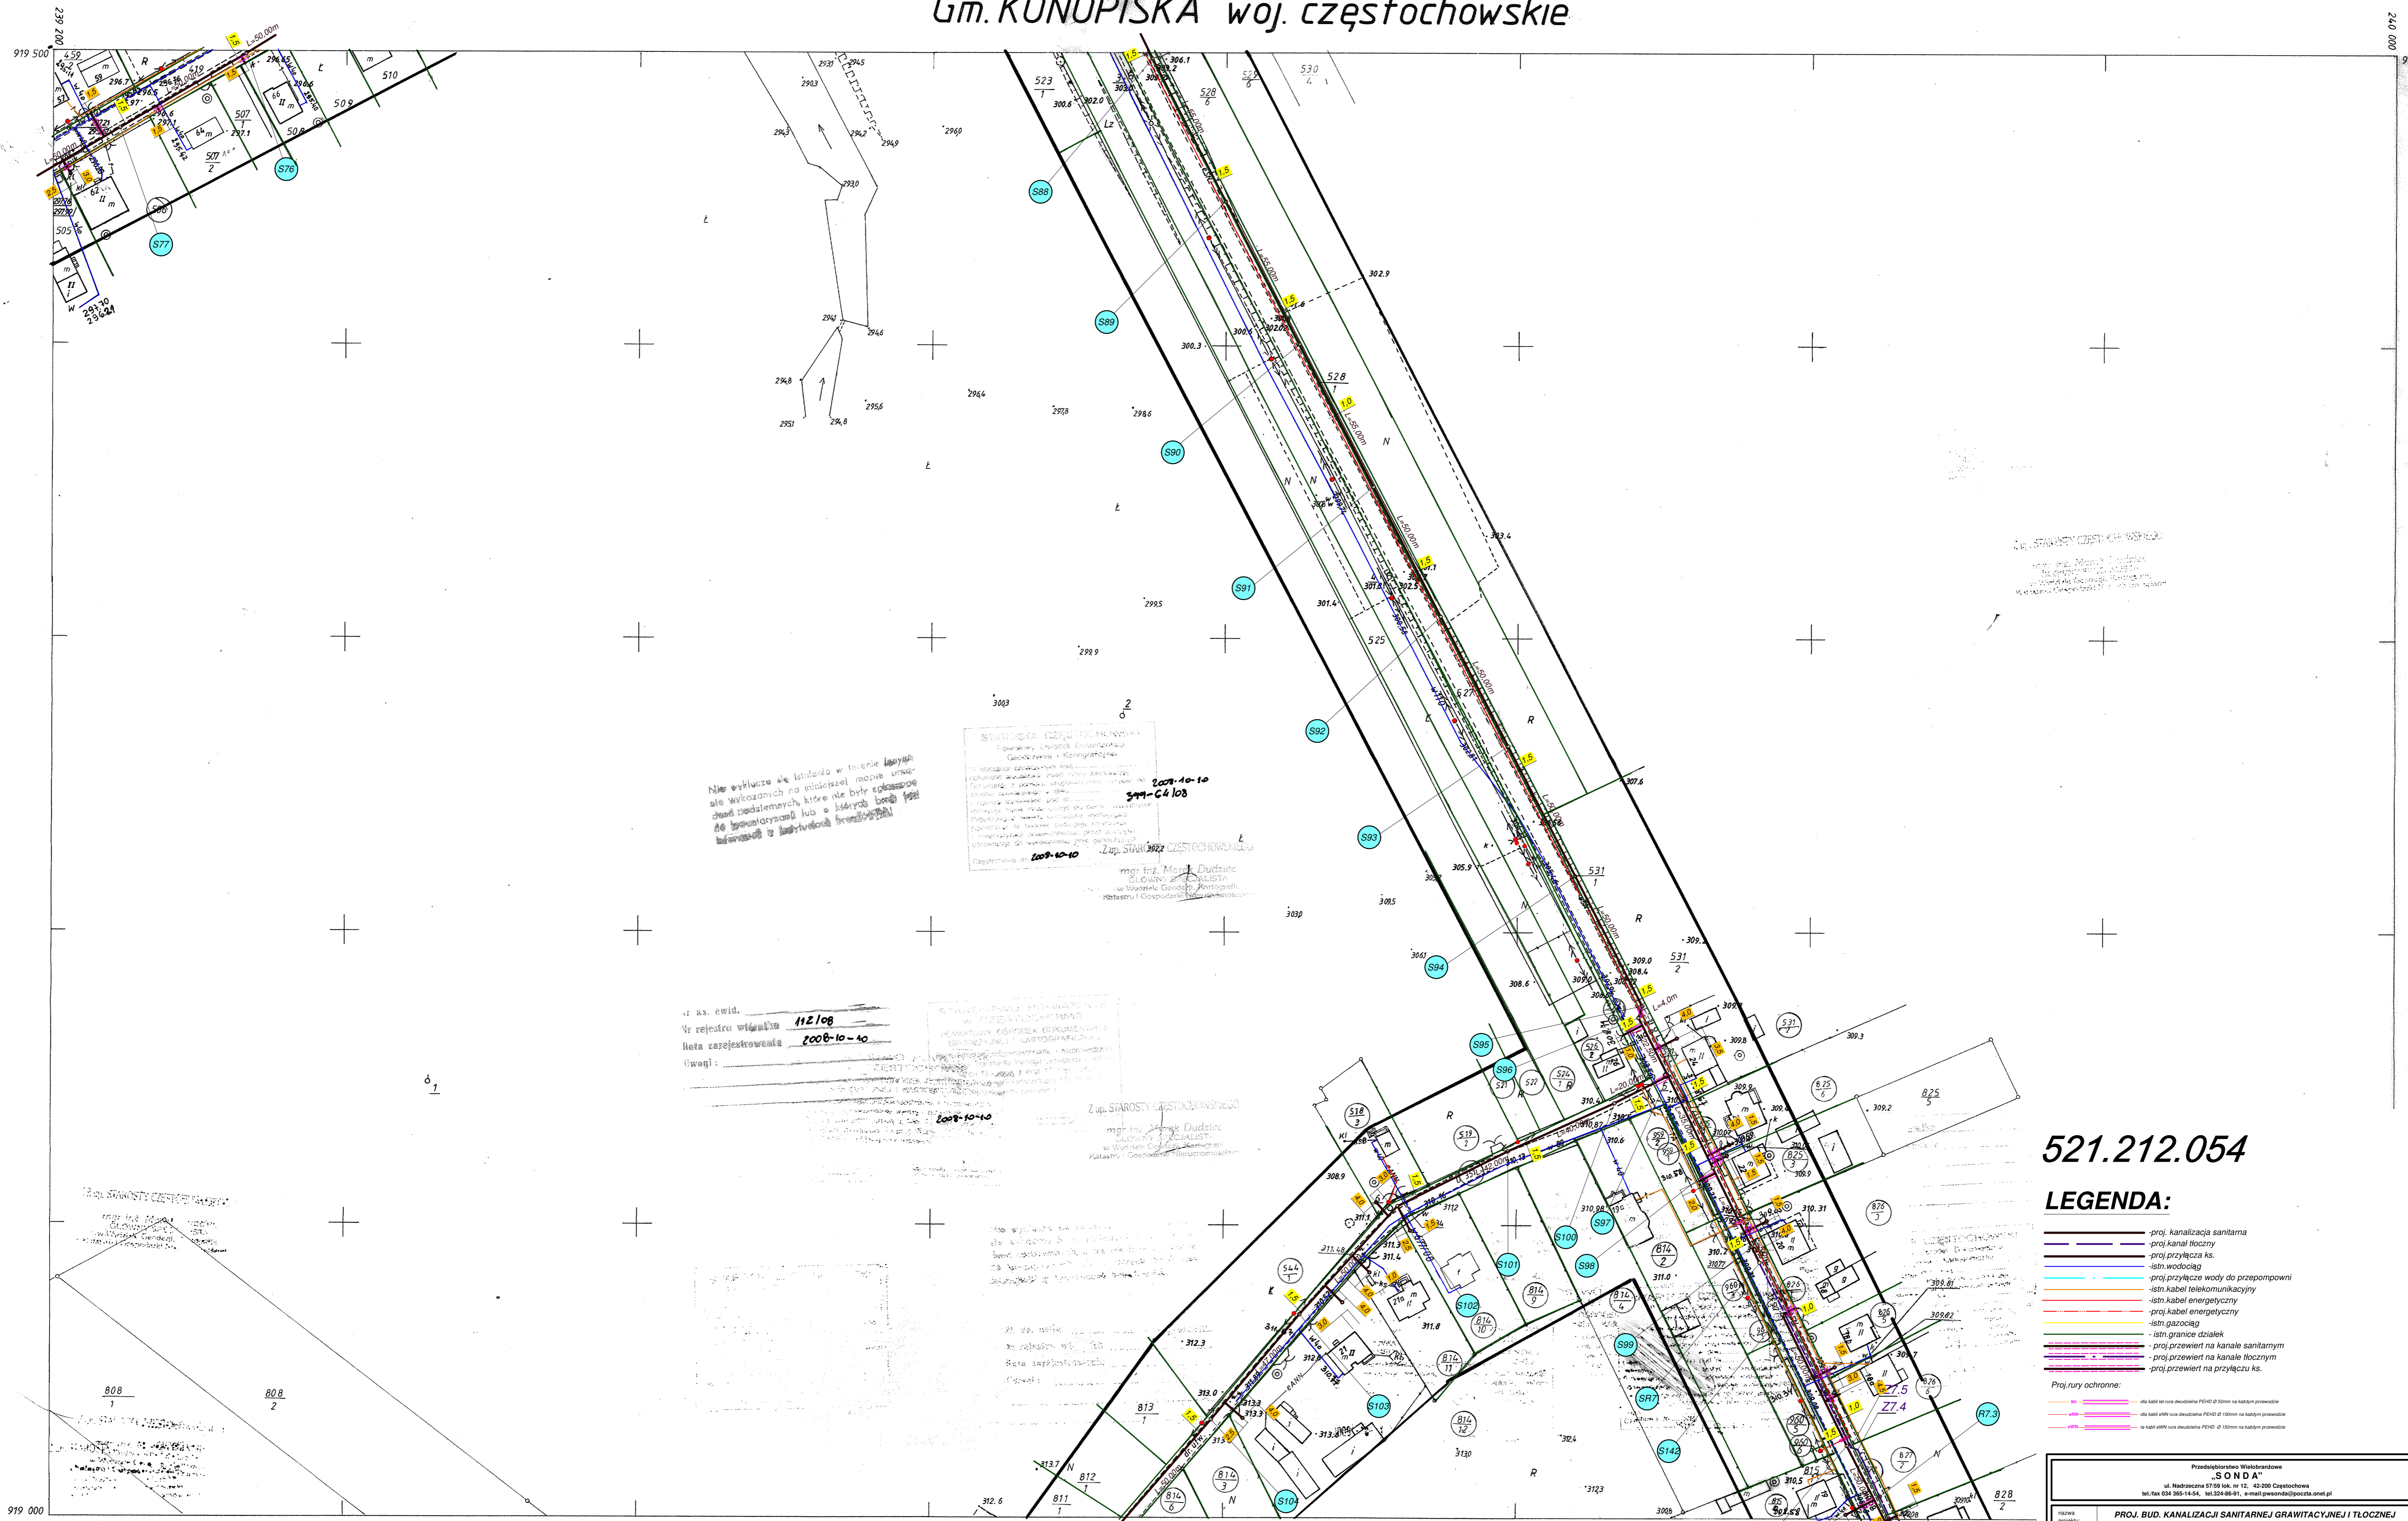

Nie wyłącza się latarka w terenie i nie należy wyliczać na podstawie mapy, które nie były opracowane do pomiarów lub o których brakuje danych w terenie.

STANOWISKO CZĘSTOCHOWSKIE
 Starostwo Częstochowskie
 Główny Urząd Geodezyjno-Kartograficzny
 2008-10-10
 344-64108
 2008-10-10
 Z up. STAROSTY CZĘSTOCHOWSKIEGO
 mgr inż. Marek Dudek
 SŁOWNY CZYLI
 w Urzędzie Geodezyjno-Kartograficznym
 Katedra i Główny Urząd Geodezyjno-Kartograficzny

nr ks. ewid. 112/08
 Nr rejestru wiadomości 2008-10-10
 Data zarejestrowania
 uwagi:

STANOWISKO CZĘSTOCHOWSKIE
 Starostwo Częstochowskie
 Główny Urząd Geodezyjno-Kartograficzny
 2008-10-10
 Z up. STAROSTY CZĘSTOCHOWSKIEGO
 mgr inż. Marek Dudek
 SŁOWNY CZYLI
 w Urzędzie Geodezyjno-Kartograficznym
 Katedra i Główny Urząd Geodezyjno-Kartograficzny

521.212.054

LEGENDA:

- proj. kanalizacja sanitarna
 - proj. kanał tłoczny
 - proj. przyłącza ks.
 - istn. wodociąg
 - proj. przyłącze wody do przepompowni
 - istn. kabel telekomunikacyjny
 - istn. kabel energetyczny
 - proj. kabel energetyczny
 - istn. gazociąg
 - istn. granice działek
 - proj. przewiert na kanale sanitarnym
 - proj. przewiert na kanale tłoczny
 - proj. przewiert na przyłączy ks.
- Projekty ochronne:
- istn. kabel telekomunikacyjny PEK-0
 - istn. kabel energetyczny PEK-0
 - istn. kabel energetyczny PEK-0

Mapa do celów projektowych
 woj. śląskie
 pow. częstochowski
 Gm. Konopiska
 Obręb Jamki działka 419, 527, 351
 sekcja mapy : 521.212.054
 skala 1 : 1000
 granice działek określono graficznie z mapy ewidencyjnej

USŁUGI GEODEZYJNE
 "POMIAR" Jerzy Knapik
 42-141 Płytny 10, Kobowna 20
 tel. (054) 3191015
 NIP 574-142-40-28, IDB 151810030

ADNICZA
 1991 przez
 RAWNIONYCH
 UDŁĘ mgr inż. Marka GONERĘ

Nakładki	Tematyczne
Sytuacji powierzchniowej	S
Rzeźby terenu	W
Uzbrojenia terenu	U
Osnowy	G

Przedsiębiorstwo Wsiedlarskie "SONDA"	
ul. Nadzarczna 57/69A, nr 12, 42-201 Częstochowa tel. fax 034 365-14-54, tel. 324-86-91, e-mail pwsonda@poczta.onet.pl	
tytuł projektu:	PROJ. BUD. KANALIZACJI SANITARNEJ GRAWITACYJNEJ I TŁOCZNEJ WRAZ Z PRZYŁĄCZAMI, SIEDMIU PRZEPOMPOWNI SIEKIEW W W. JAMKI, KOWALE Gm. KONOPISKA.
nazwa:	PLAN ZAGOSPODAROWANIA TERENU (MAPA SYT-WYS)
opracował:	mgr inż. Barbara NOSOŁ
opracował:	mgr inż. Katarzyna DUDEK-MROWIEC
opracował:	mgr inż. Jacek OZĘBON
opracował:	mgr inż. Przemysław GAWRON
opracował:	mgr inż. Monika URBANSKA
opracował:	mgr inż. Joanna KULCOWSKA
Skala:	1:1000
rys.nr	7
Data opracowania	2008r.

521.212.054